


RZUT PARTERU

Skala: 1:100

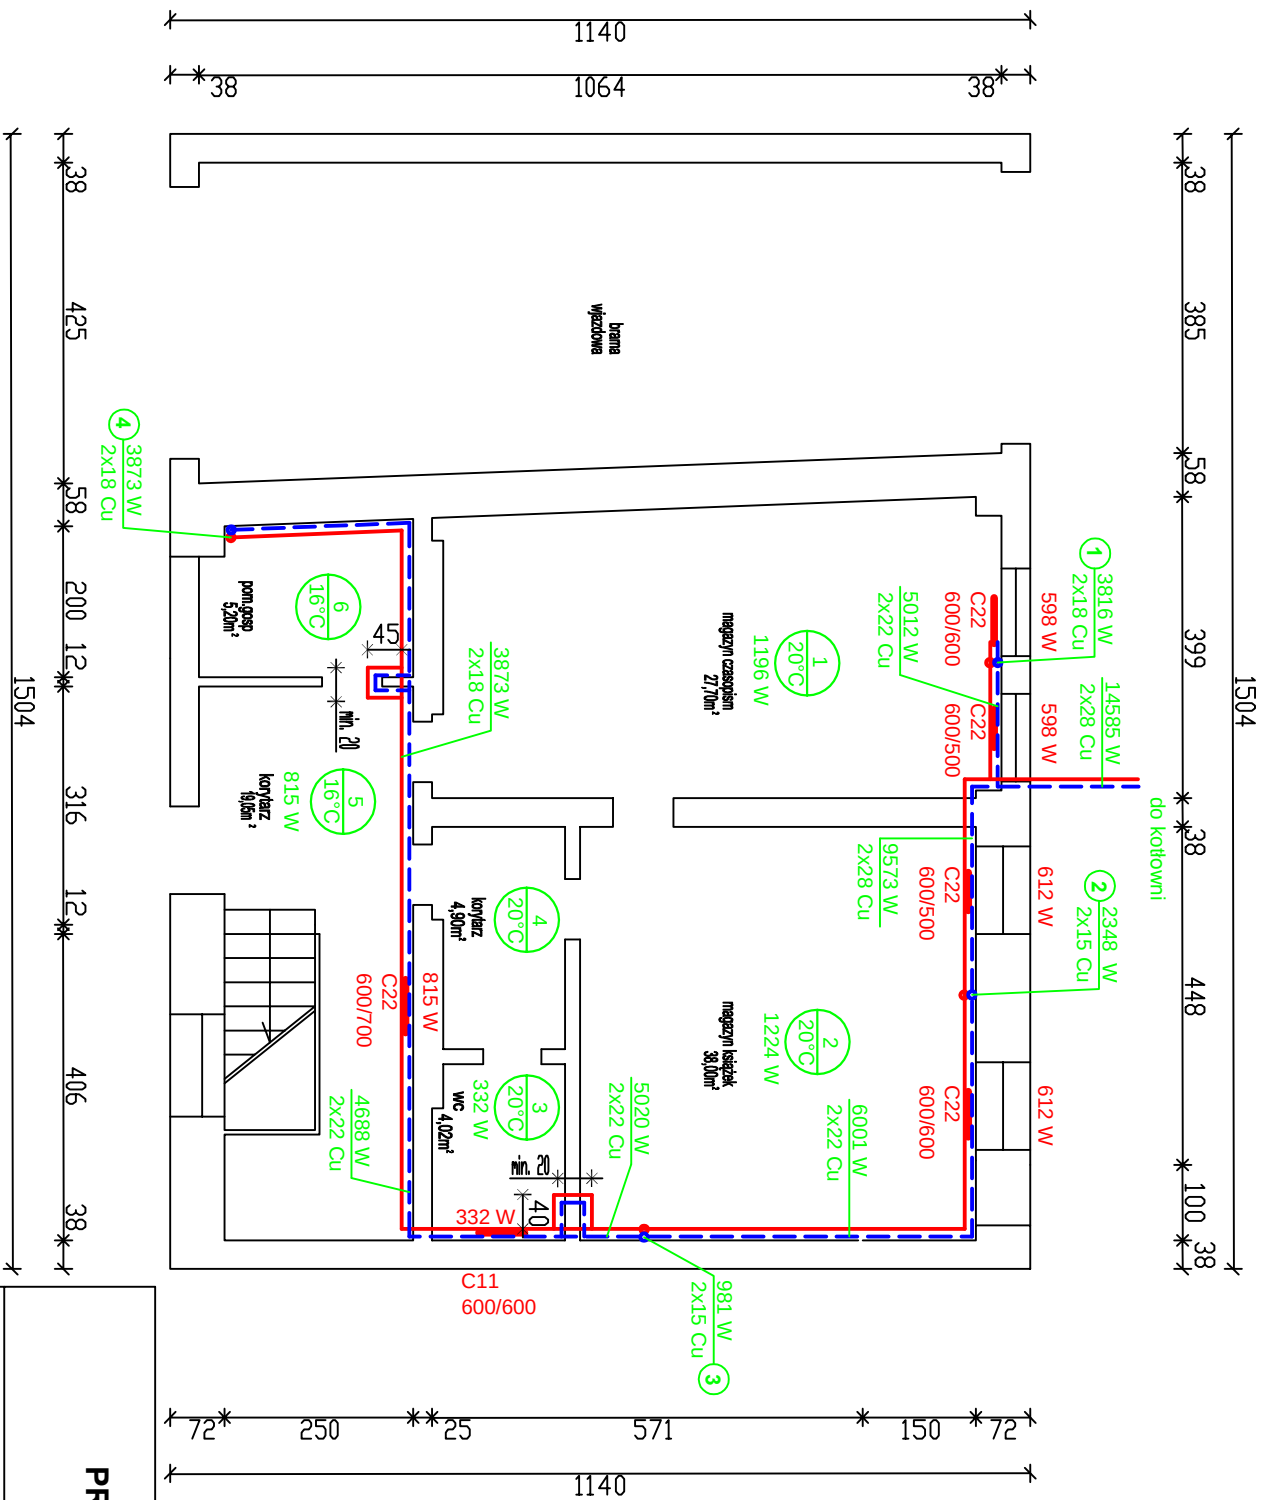

ZAKŁAD USŁUG PROJEKTOWYCH I WYKONAWCZYCH			
mgr inż. Maciej Kapsa 75-381 KOSZALIN ul. Tradycji 22, tel. (0-94) 345 79 32			
TEMAT:	OBIEKT:		
Instalacja centralnego ogrzewania	Budynek Biblioteki w Sławnie		
RZUT PARTERU	ul. Rapackiego 17, dz. nr 299 i 300/2, obr. 02		
PROJEKTANT:	NAZWISKO:	PODPIS:	Skala: 1:100
OPRACOWAŁ:	mgr inż. D. Gajewska		Data: 10.2007r.
SPRAWDZIŁ:	mgr inż. J. Kapsa		Investor: UM Sławno
	mgr inż. R. Konon		Nr rys.: 2