



SCHEMAT IDEOWY ZŁĄCZA ZK

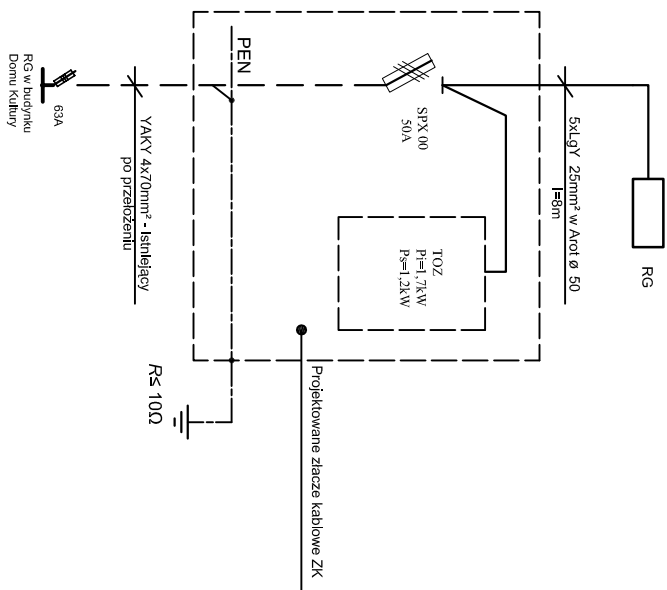

ELEWACJA

ZŁĄCZE ZK
SKALA 1:10

WNĘTRZE

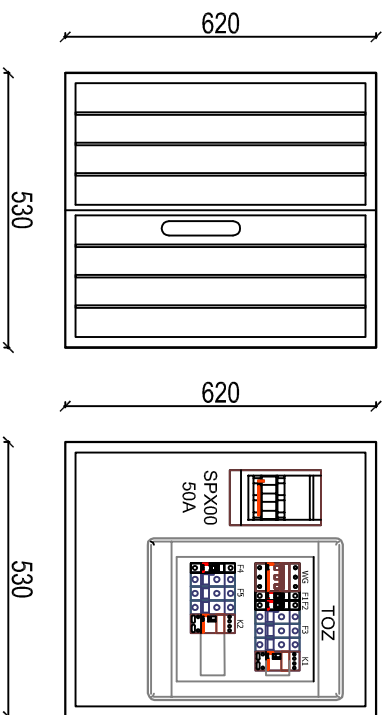

UWAGI:

1. ZŁĄCZE ZK WYKONAĆ W OPARCIU O SZAFKĘ TYPU OSZ 53x62
2. W ZŁĄCZU UMIEŚCIĆ ROZDZIELNICĘ NATYKNOWA MODULOWA TYPU RN 2x12 JAKO TABLICĘ STEROWANIA OŚWIETLENIEM ZEWNĘTRZNYM
3. WYPOSAŻENIE WG SCHEMATU IDEOWEGO

TOZ - Tablica sterowania oświetleniem zewnętrzny
(schemat ideowy oraz sterowanie oświetleniem wg rys. E6)
RG - Tablica główna zapieczęta antiteatr

OCHRONA DODATKOWA OD PORAŻEŃ SAMOCZYNNNE ODŁĄCZENIE ZASILANIA

<p>AIGMA KOSZALIN UL. FRANCISZKAŃSKA 18 TEL./FAX 094 340834</p>		<p>Projektant Instalacje elektryczne Sprawdzający Instalacje elektryczne Asystent Projektanta</p>		<p>mgr inż. Ryszard Sawicki Upr. Nr: A/PMB/8300/164/81 mgr inż. Ludwik Trajda Upr. Nr: UANN/710128/90 Paweł Koział</p>	
<p>Adres: 76-100 Sławno, ul. Cieszkowskiego 2 dz. nr 969</p>		<p>Branzża: elektryczna</p>			
<p>Investor: 76-100 Sławno, ul. M. Curie-Skłodowskiej 9</p>		<p>Gmina Miejska Sławno</p>		<p>Data: 09.2009</p>	
<p>Obiekt: AMFITEATR Z ZAPLECZEM SOCJALNYM</p>				<p>Skala: -</p>	
<p>Rysunek: Schemat ideowy złącza ZK</p>				<p>Nr rysunku: E5</p>	