


RZUT PARTERU
Skala: 1:100

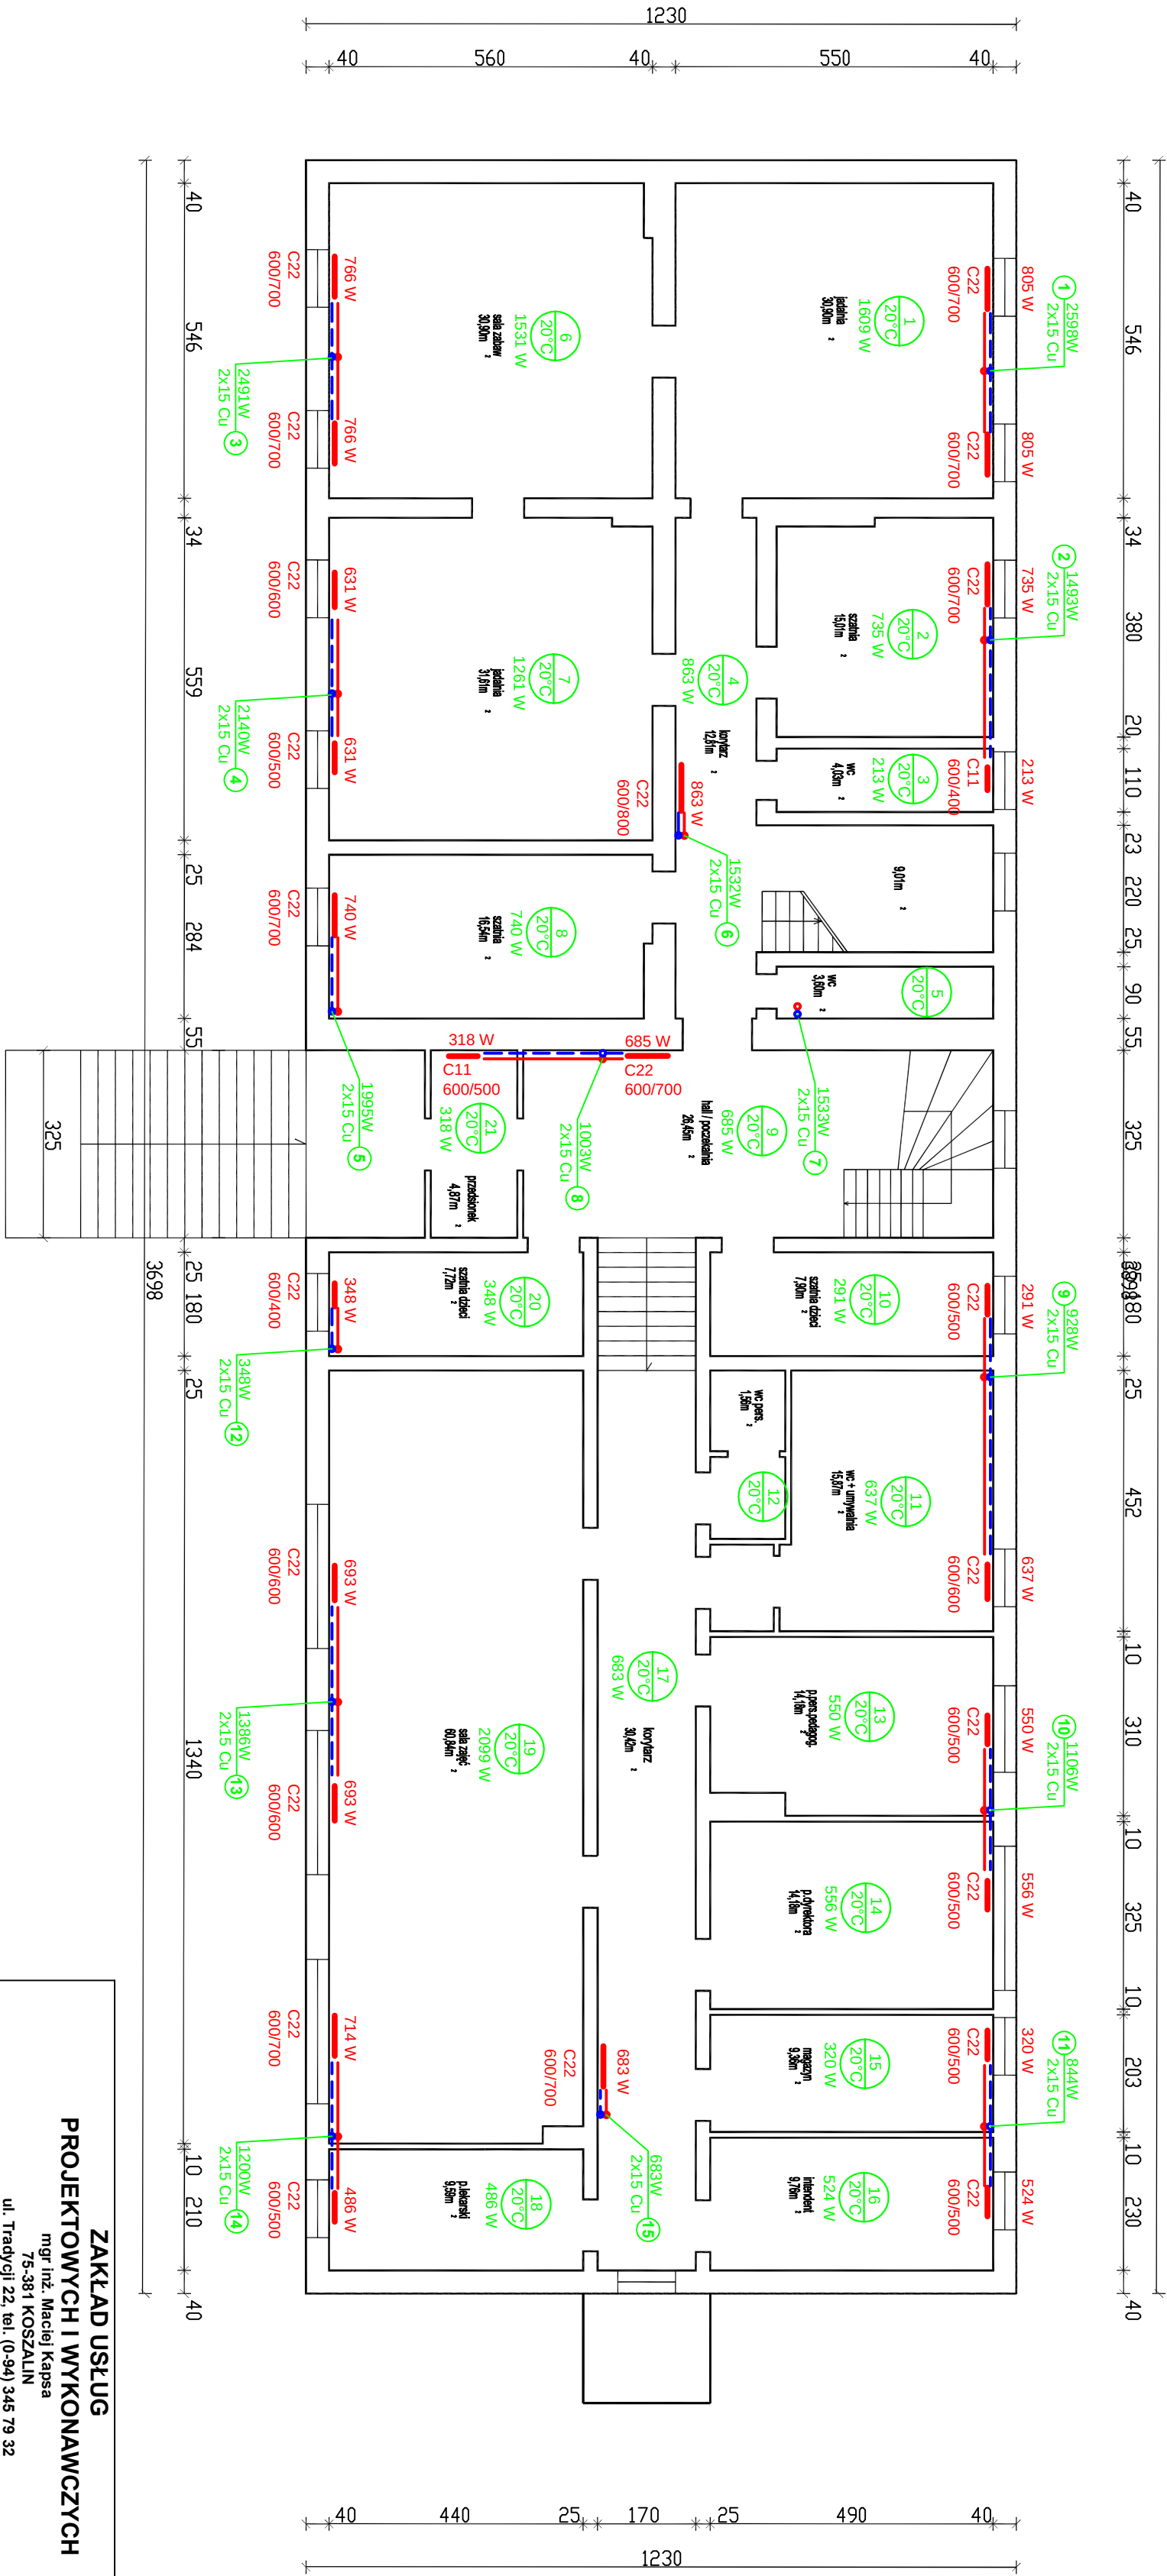

ZAKŁAD USŁUG PROJEKTOWYCH I WYKONAWCZYCH mgr inż. Maciej Kapsa 75-381 KOSZALIN ul. Tradycji 22, tel. (0-94) 345 79 32			
TEMAT:	OBIEKT:		
Instalacja centralnego ogrzewania RZUT PARTERU	Budynek Przedszkola nr 1 w Sławnie ul. W. Polskiego 2, dz. nr 583, obr. 02		
NAZWISKO:	PODPIS:	Skala:	1:100
PROJEKTANT:	mgr inż. D. Gajewska	Data:	10.2007r.
OPRACOWAŁ:	mgr inż. J. Kapsa	Investor:	UM Sławno
SPRAWDZIŁ:	mgr inż. R. Konon	Nr rys.:	3