
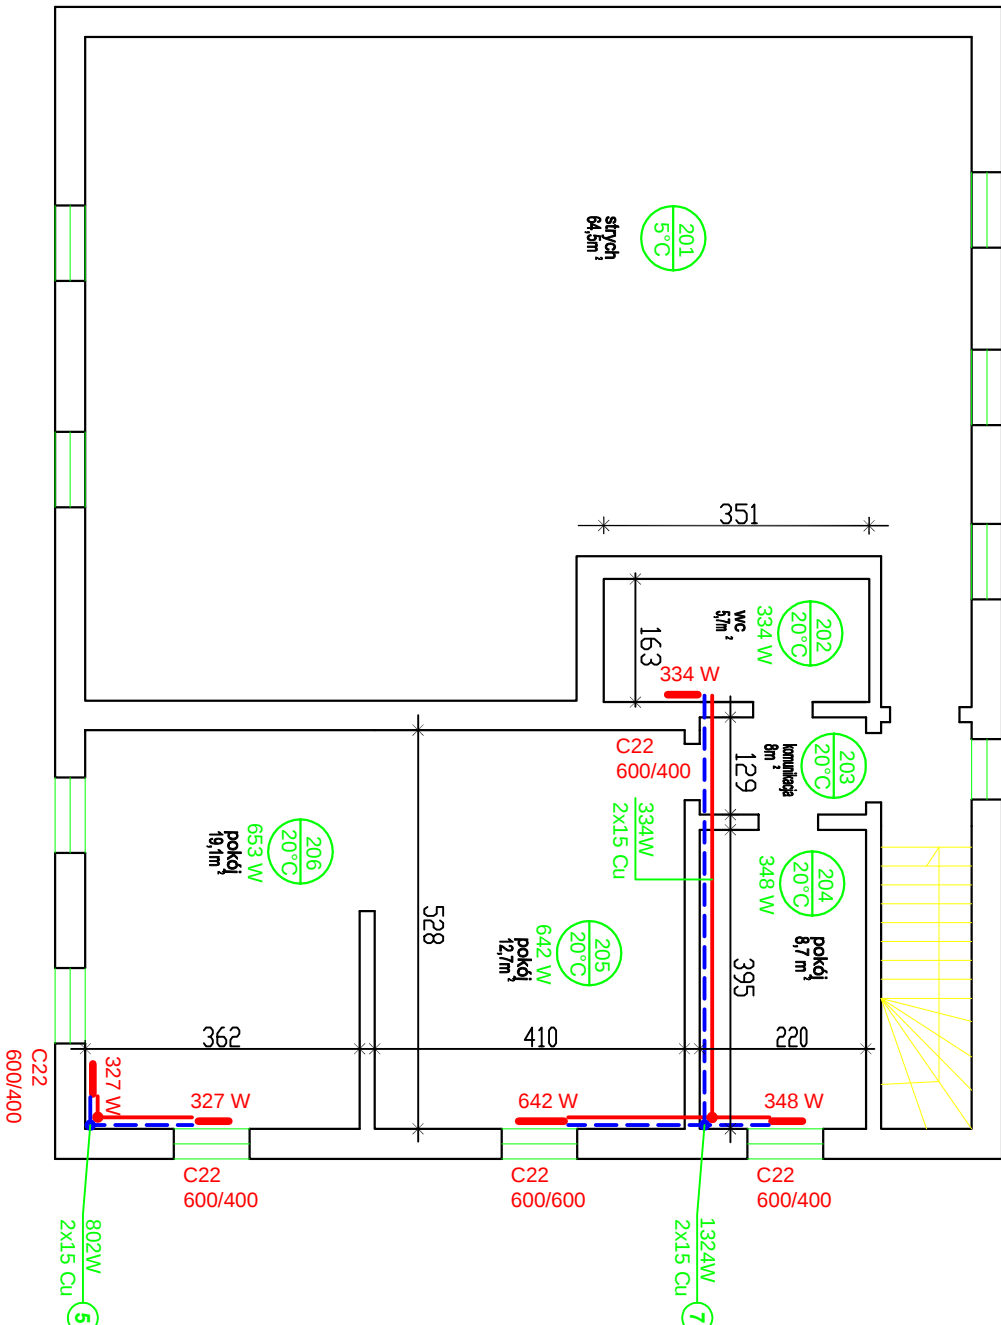


RZUT PIĘTRA

RZUT PODDASZA

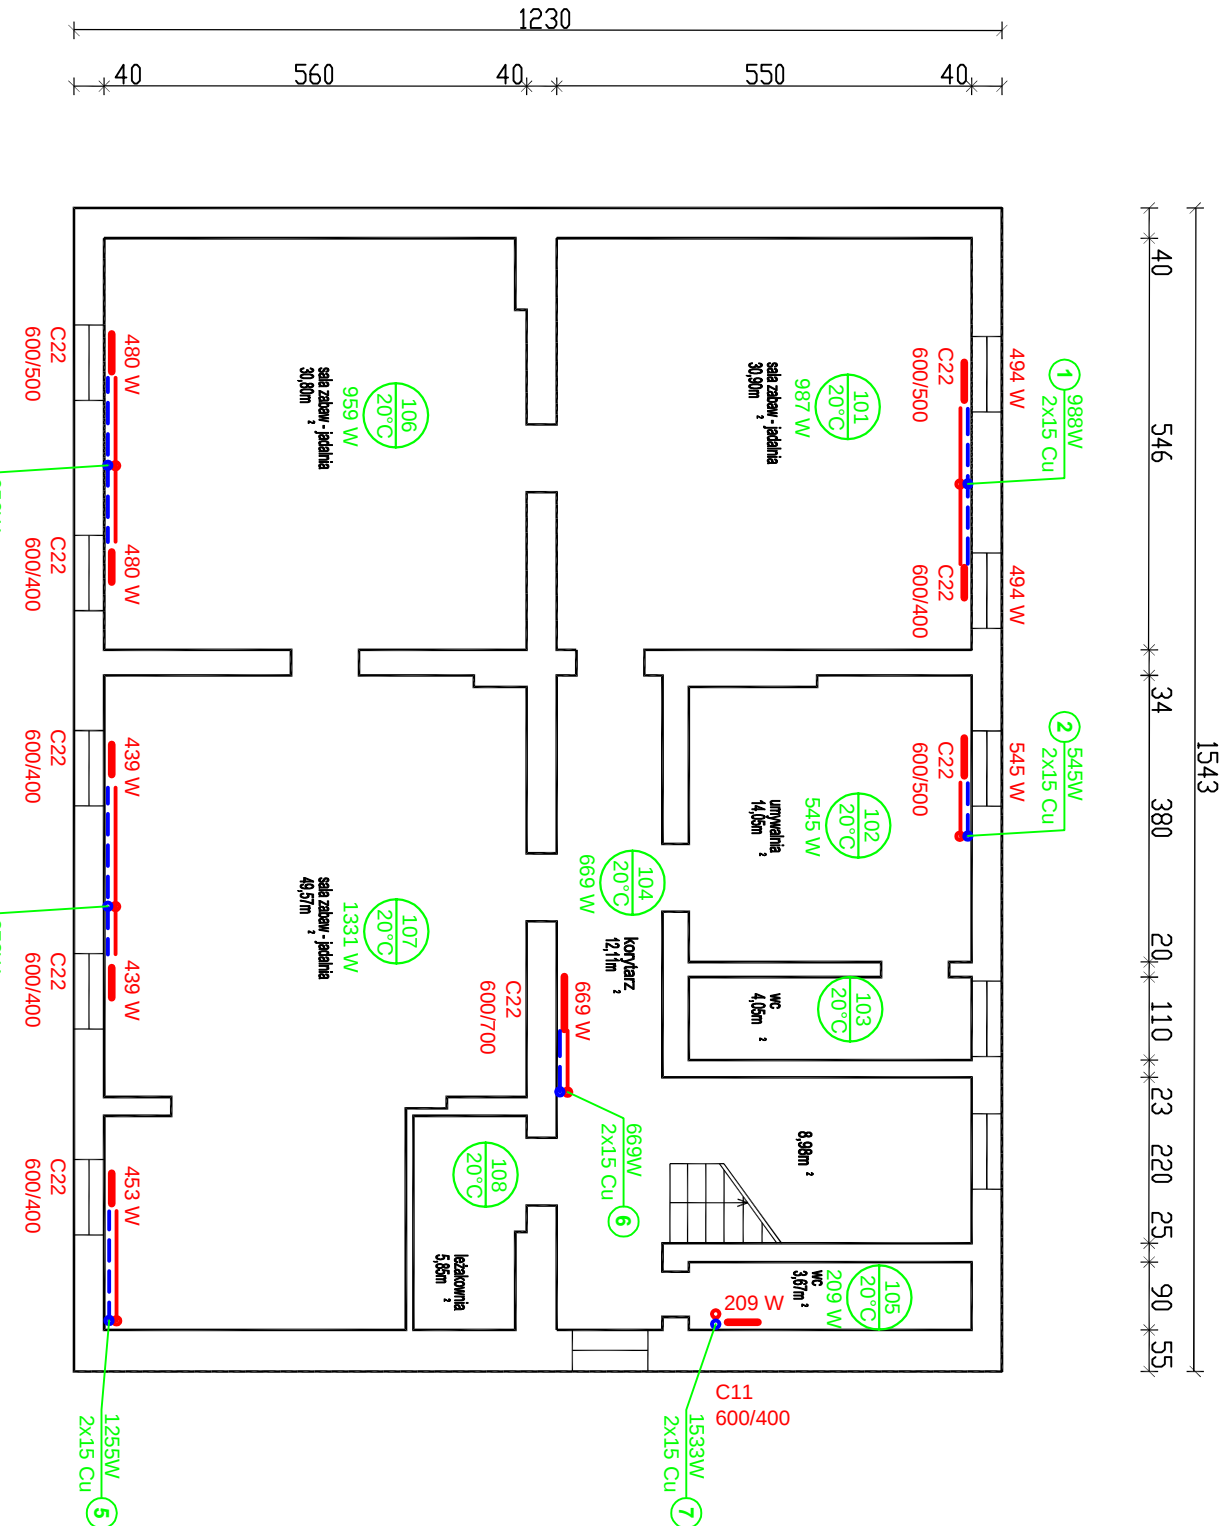

|                                        |                                         |           |           |
|----------------------------------------|-----------------------------------------|-----------|-----------|
| ZAKŁAD USŁUG                           |                                         |           |           |
| PROJEKTOWYCH I WYKONAWCZYCH            |                                         |           |           |
| mgr inż. Maciej Kapsa                  |                                         |           |           |
| 75-381 KOSZALIN                        |                                         |           |           |
| ul. Tradycji 22, tel. (0-94) 345 79 32 |                                         |           |           |
| TEMAT:                                 | OBIEKT:                                 |           |           |
| Instalacja centralnego ogrzewania      | Budynek Przedszkola nr 1 w Sławnie      |           |           |
| RZUT PIĘTRA I PODDASZA                 | ul. W. Polskiego 2, dz. nr 583, obr. 02 |           |           |
| NAZWISKO:                              | PODPIS:                                 | Skala:    | 1:100     |
| mgr inż. D. Gajewska                   |                                         | Data:     | 10.2007r. |
| OPRACOWAŁ:                             | mgr inż. J. Kapsa                       | Investor: | UM Sławno |
| SPRAWDZIŁ:                             | mgr inż. R. Konon                       | Nr rys.:  | 4         |