


PRZEBUDOWA ULIC : I-go PUŁKU UŁANÓW, M.C.SKŁODOWSKIEJ i ALEI WOJSKA POLSKIEGO

S Ł A W N O

ul. M.. C. SKŁODOWSKIEJ i I-go PUŁKU UŁANÓW
dz. nr 276, 276/2, 275, 506 i 61/2 gm. Miasto Sławno
- kablowa linia oświetleniowa z posadowieniem słupów -

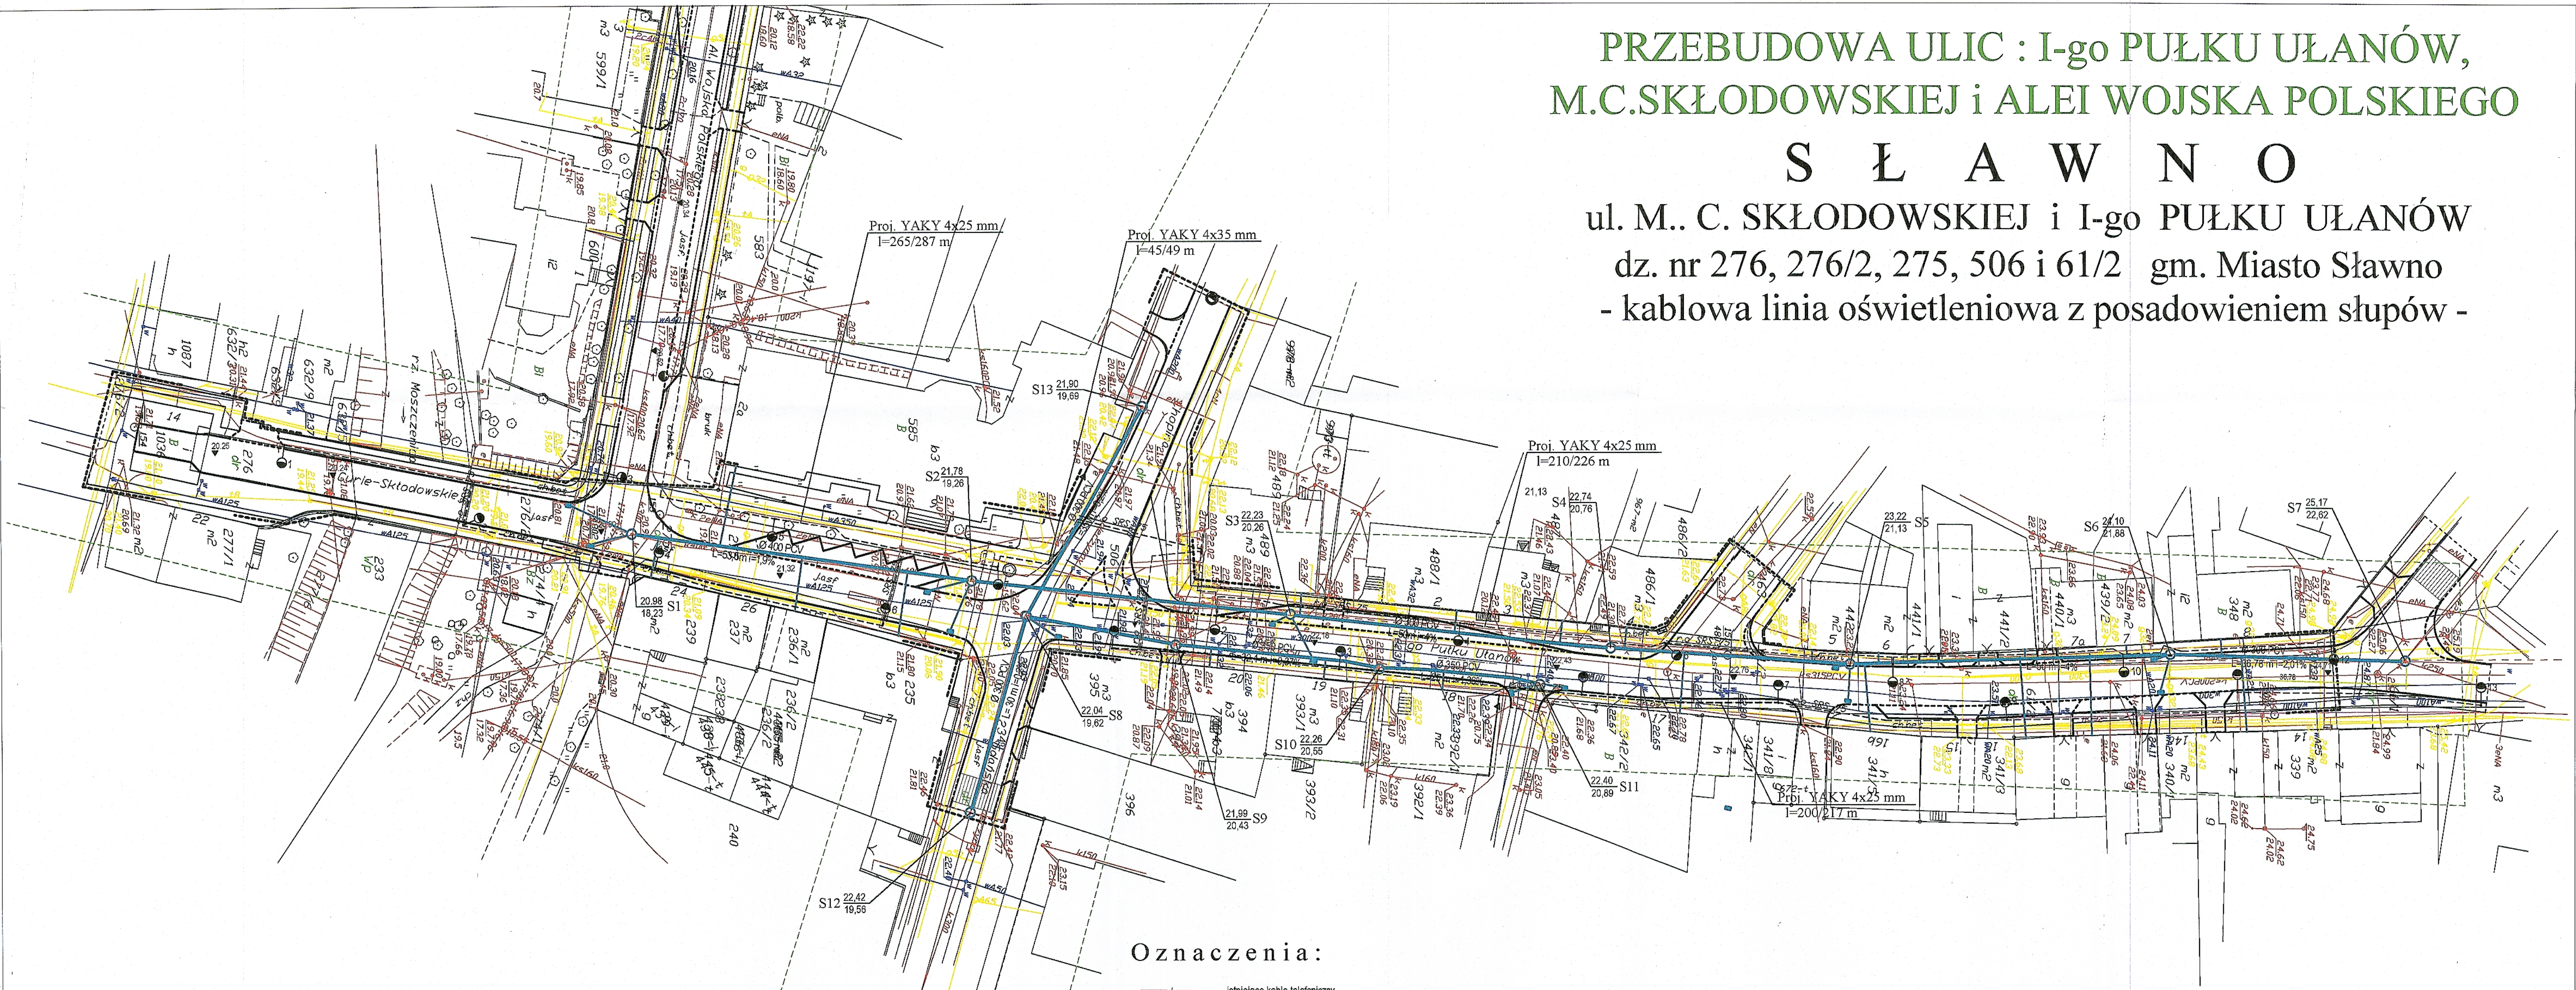

Oznaczenia:

- istniejące kable telefoniczne
- istniejące kable energetyczne
- istniejący wodociąg
- istniejąca kanalizacja sanitarna
- istniejąca kanalizacja deszczowa
- istniejący rurociąg gazowy
- projektowana kanalizacja deszczowa
- projektowana kab. linia oświetleniowa
- projektowane słupy oświetleniowe

Uwaga :

Na rysunku nie zaznaczono wszystkich rur osłonowych.
Należy je zastosować na wszystkich wjazdach na posesje
i w miejscach kolizji z istniejącym uzbrojeniem terenu.

PROJEKT: PRZEBUDOWA ULIC: I-go PUŁKU UŁANÓW, M.C.SKŁODOWSKIEJ I ALEI WOJSKA POLSKIEGO W SŁAWNIE		JEDNOSTKA PROJEKTOWA:	
ADRES: ul. M.C. Skłodowskiej i I-go Pułku Ułanów Polskich dz. nr 276, 276/2, 275, 506, 61/2 SŁAWNO gm. M. SŁAWNO		AUTOR: Mich. Adam Ambroziak GT634641/77	
TYTUŁ RYSUNKU: Projekt zagospodarowania terenu - oświetlenie uliczne	RYŚ: 1	SKALA: 1:500	DATA: 03.2011
SPRAWDZIŁ:		PODPIS:	