


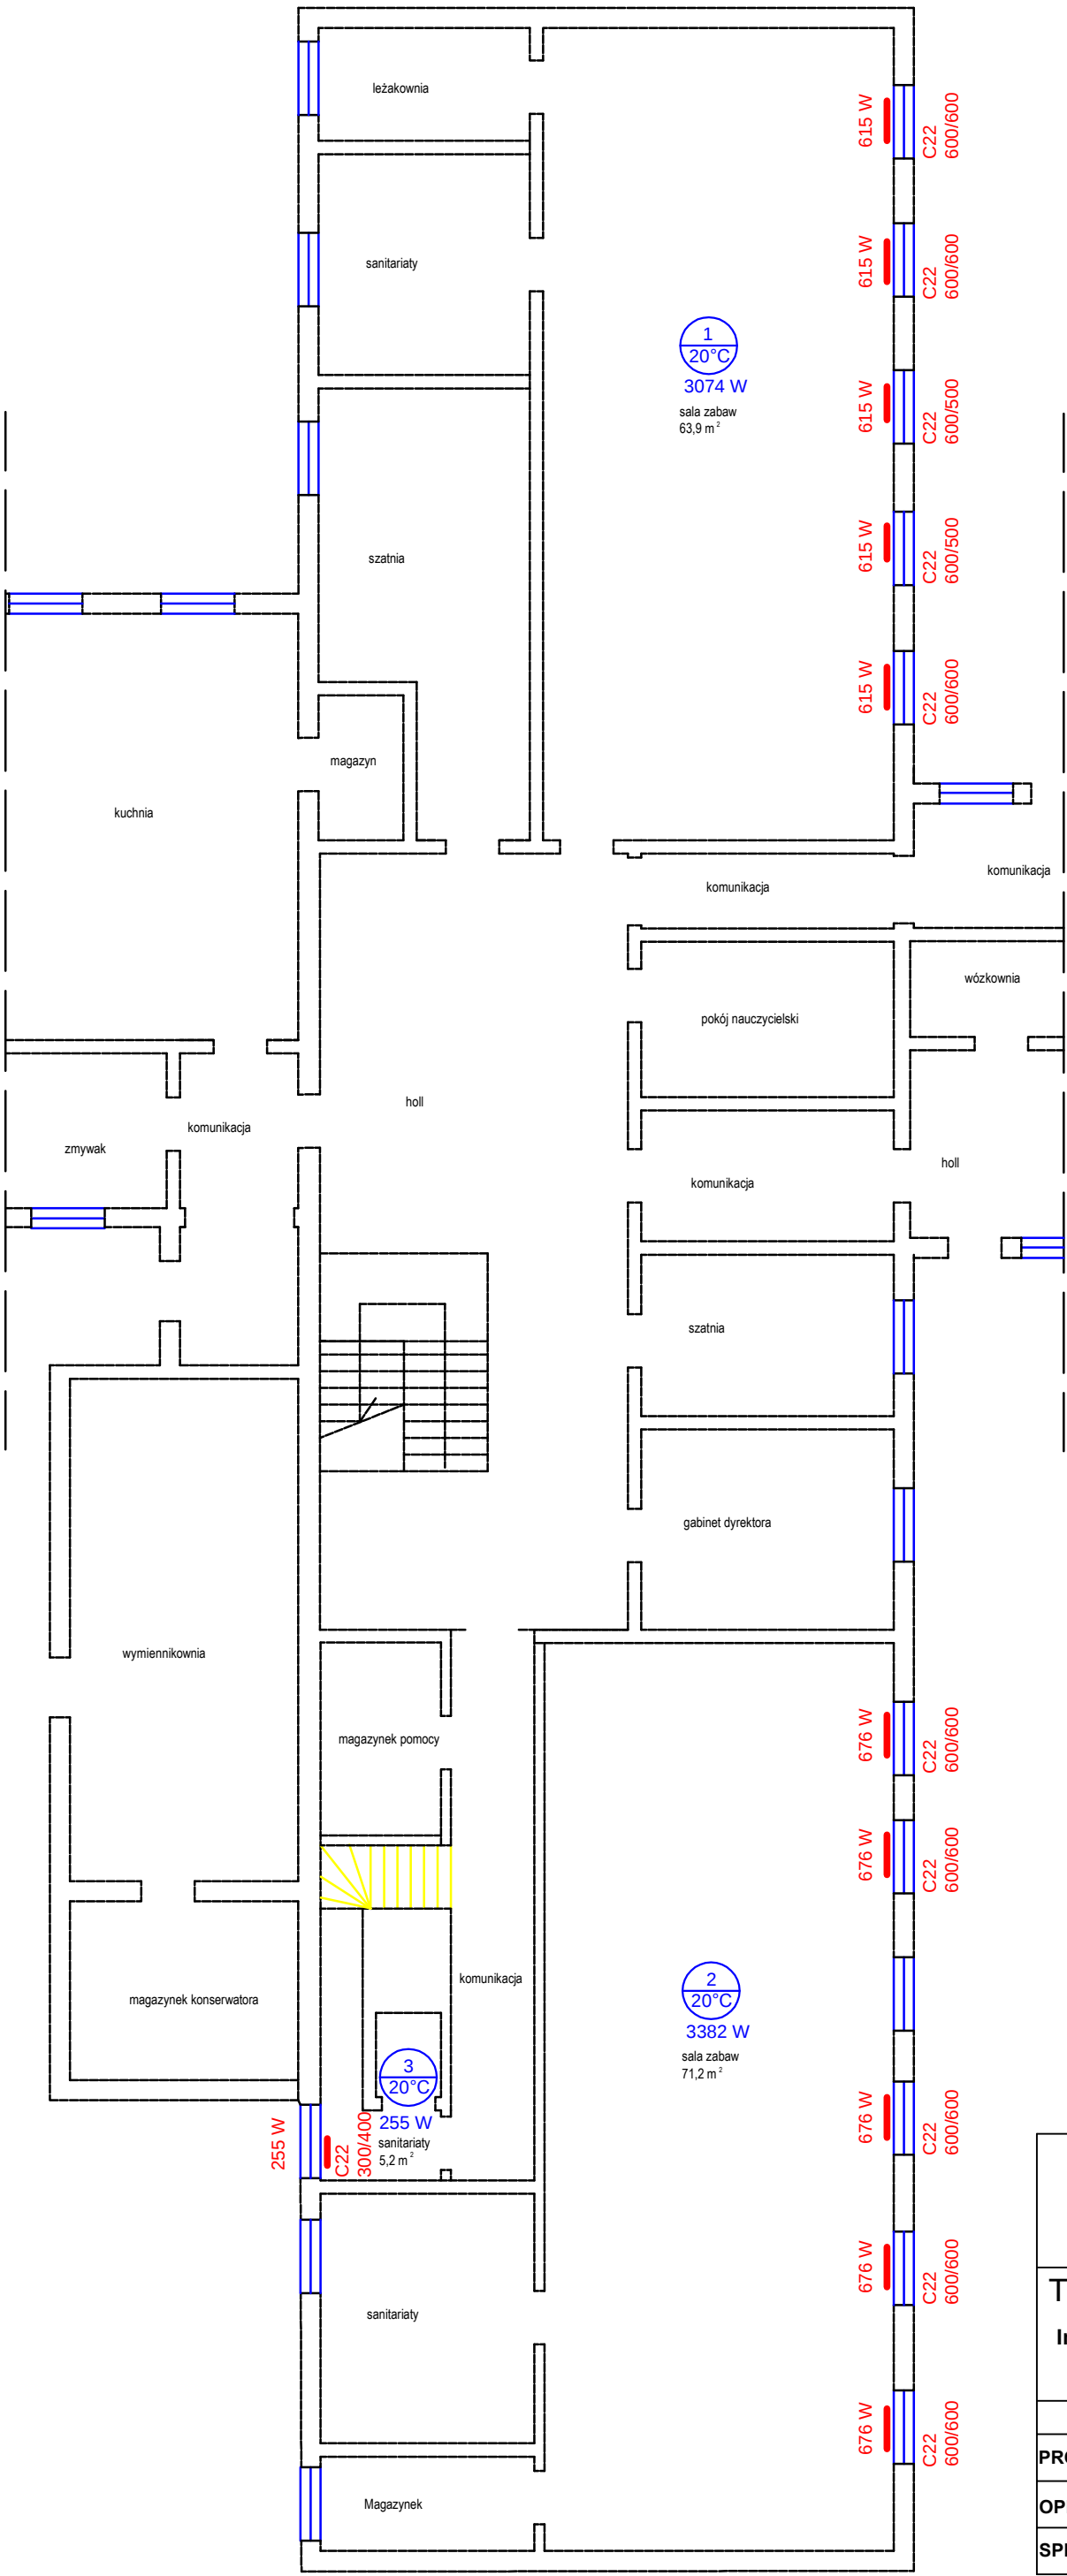

RZUT PARTERU
Skala: 1:100

ZAKŁAD USŁUG PROJEKTOWYCH I WYKONAWCZYCH mgr inż. Maciej Kapsa 75-381 KOSZALIN ul. Tradycji 22, tel. (0-94) 345 79 32				
TEMAT: Instalacja centralnego ogrzewania RZUT PARTERU		OBIEKT: Budynek Przedszkola nr 4 w Sławnie ul. Cieszkowskiego, dz. nr 230, obr. 02		
	NAZWISKO:	PODPIS:	Skala:	1:100
PROJEKTANT:	mgr inż. D. Gajewska		Data:	10.2007r.
OPRACOWAŁ:	mgr inż. J. Kapsa		Inwestor:	UM Sławno
SPRAWDZIŁ:	mgr inż. R. Konon		Nr rys.:	2